



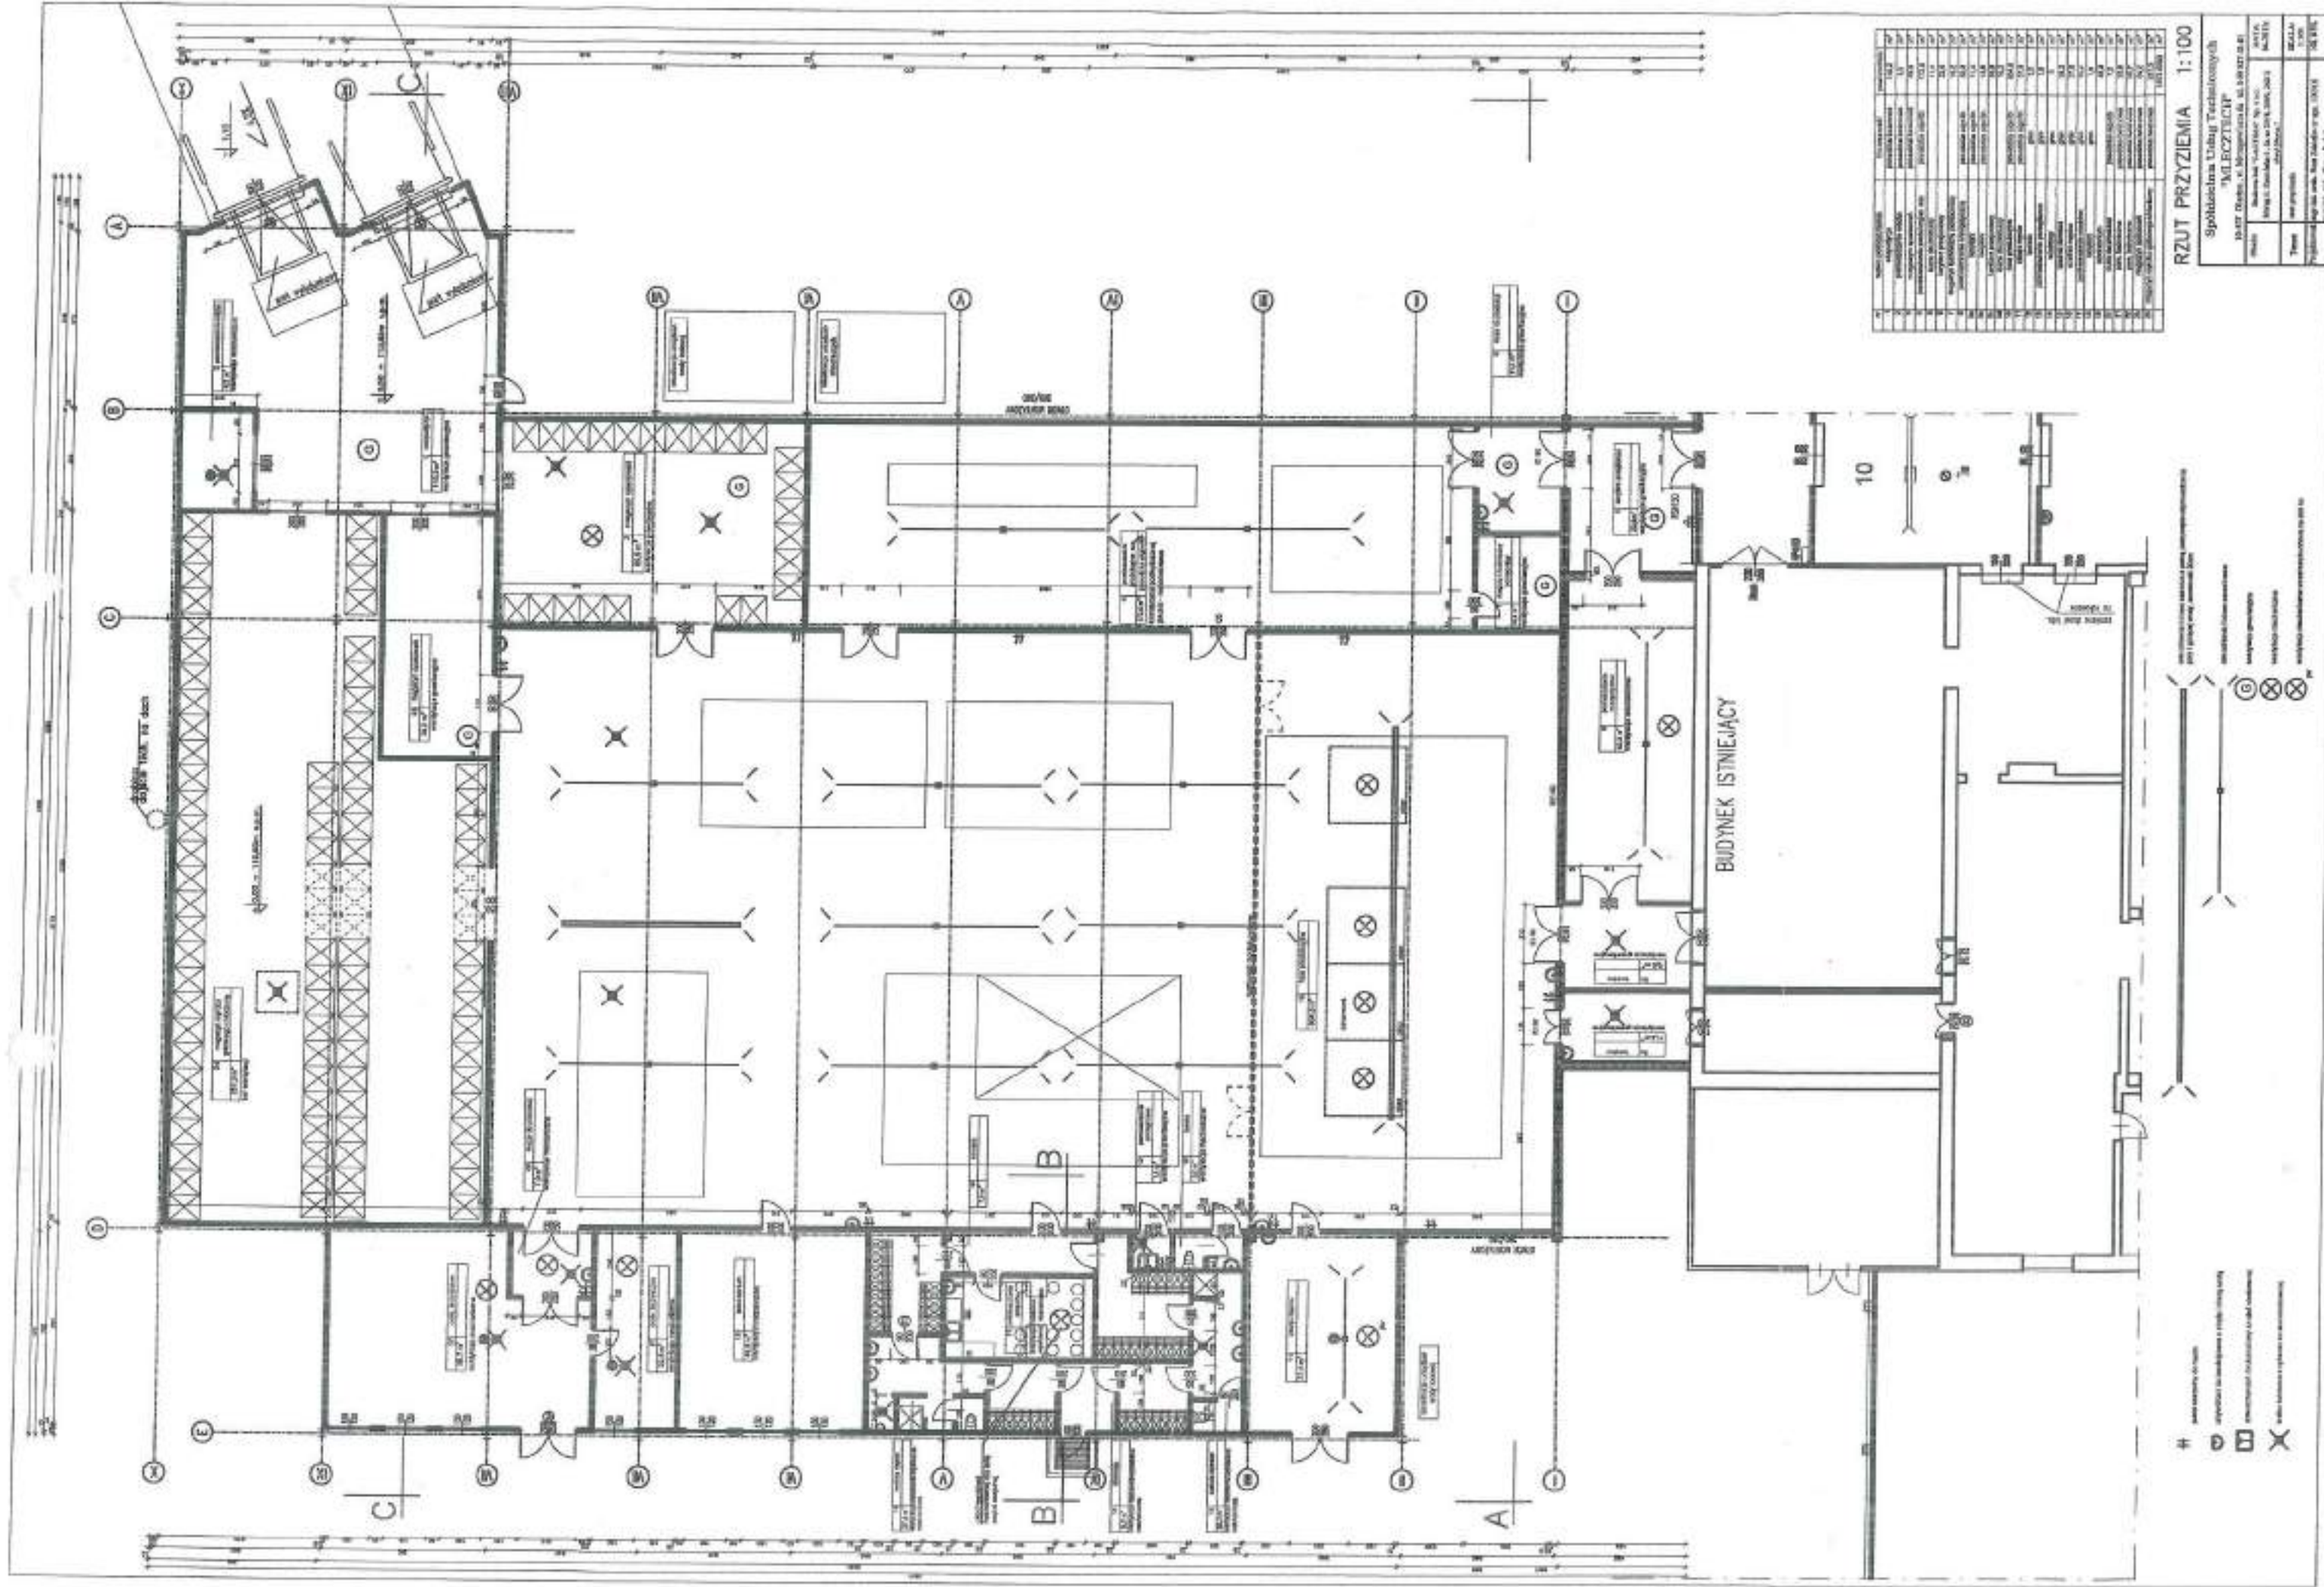

RZUT PRZYZIEMIA 1:100


Spółdzielnia Usług Technicznych
"MIECZYSCAP"

10-017 Długość: 10,00m Szerokość: 10,00m
Miejscowość: Warszawa, ul. Młoczyńska 10, 01-611 Warszawa
Data: 2023-01-10
Autor: [Signature]
Projektant: [Signature]
Wykonawca: [Signature]

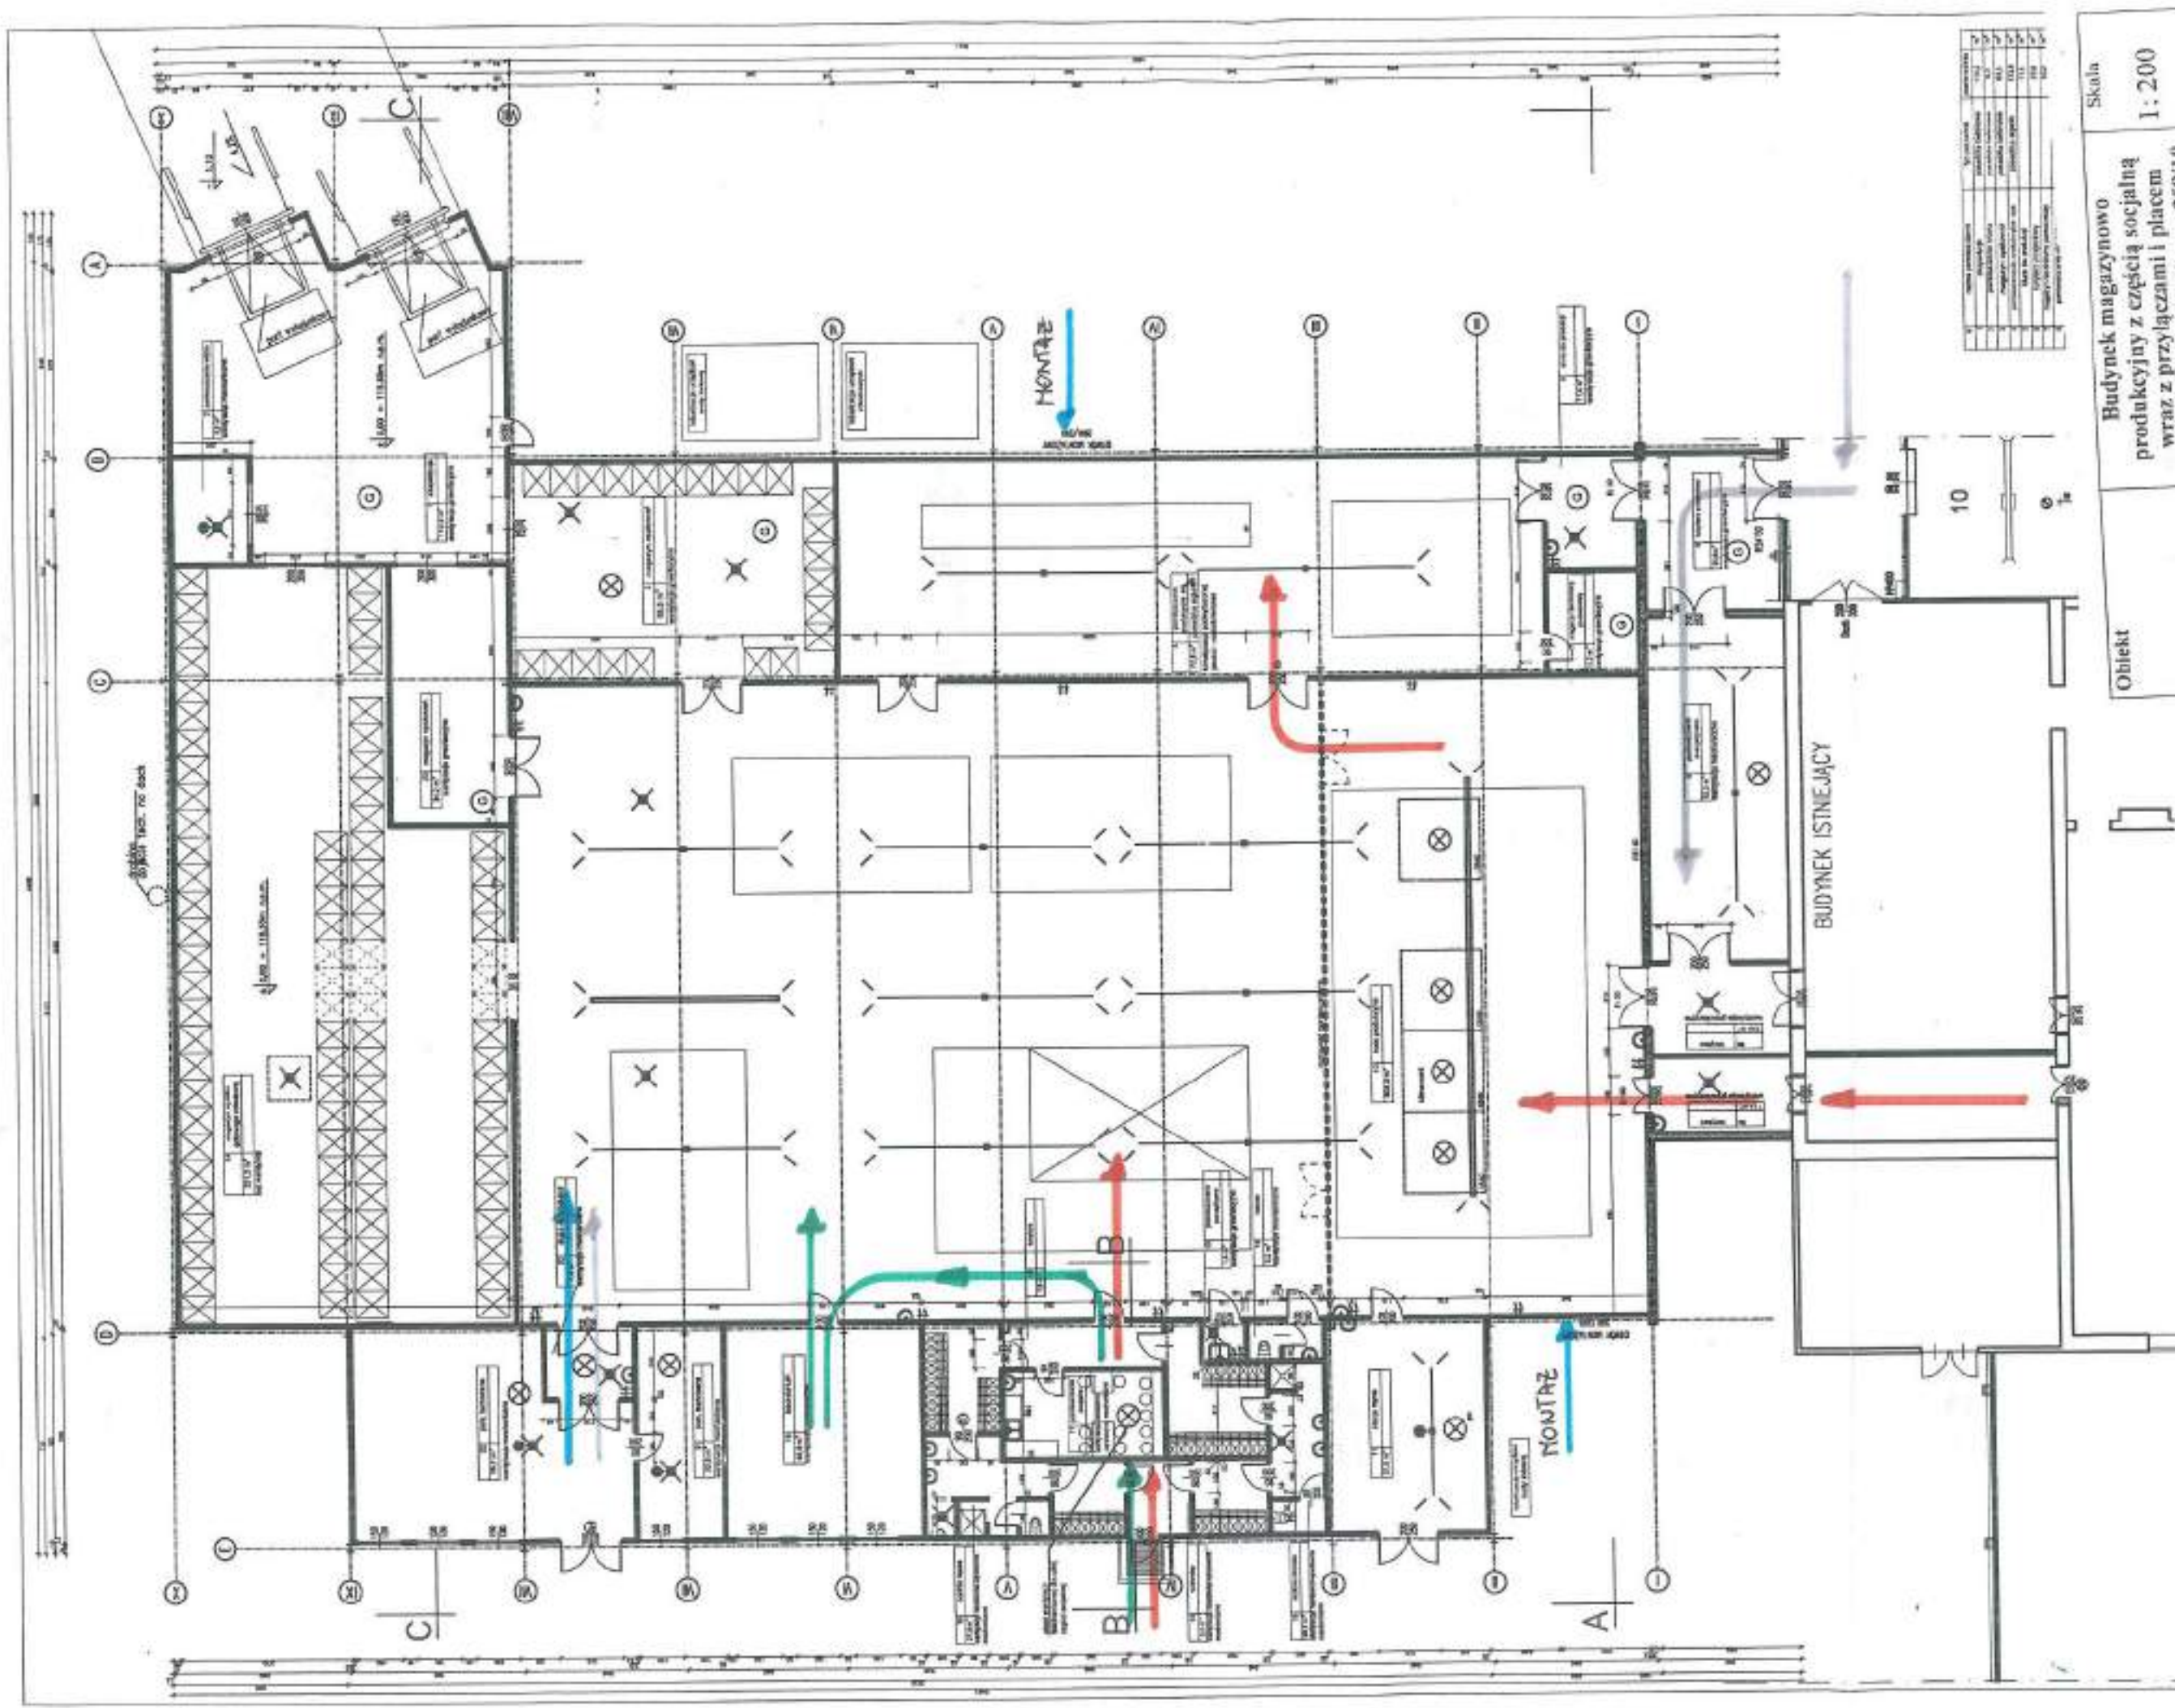

Lp	Oznakowanie	nazwa
1		Produkcja
2		Obsługa techniczna
3		Warsztat
4		Laboratorium

Obiekt	Budynek magazynowo produkcyjny z częścią socjalną wraz z przyłączami i placem manewrowym działka nr 259/10 manewrowym działka nr 259/10	Skala	1: 200
Inwestor	Spółka z o.o. w Morągu ul. Kaszubska 6	Lipiec 2014	
Temat	Projekt technologiczny Ruch ludzi		
Wykonawca	Spółdzielnia Usług Technicznych MLECZTECH w Olsztynie ul. Mrogowiusza 6a		
Projektował	mgr inż. Jan Andrejczuk		Podpis

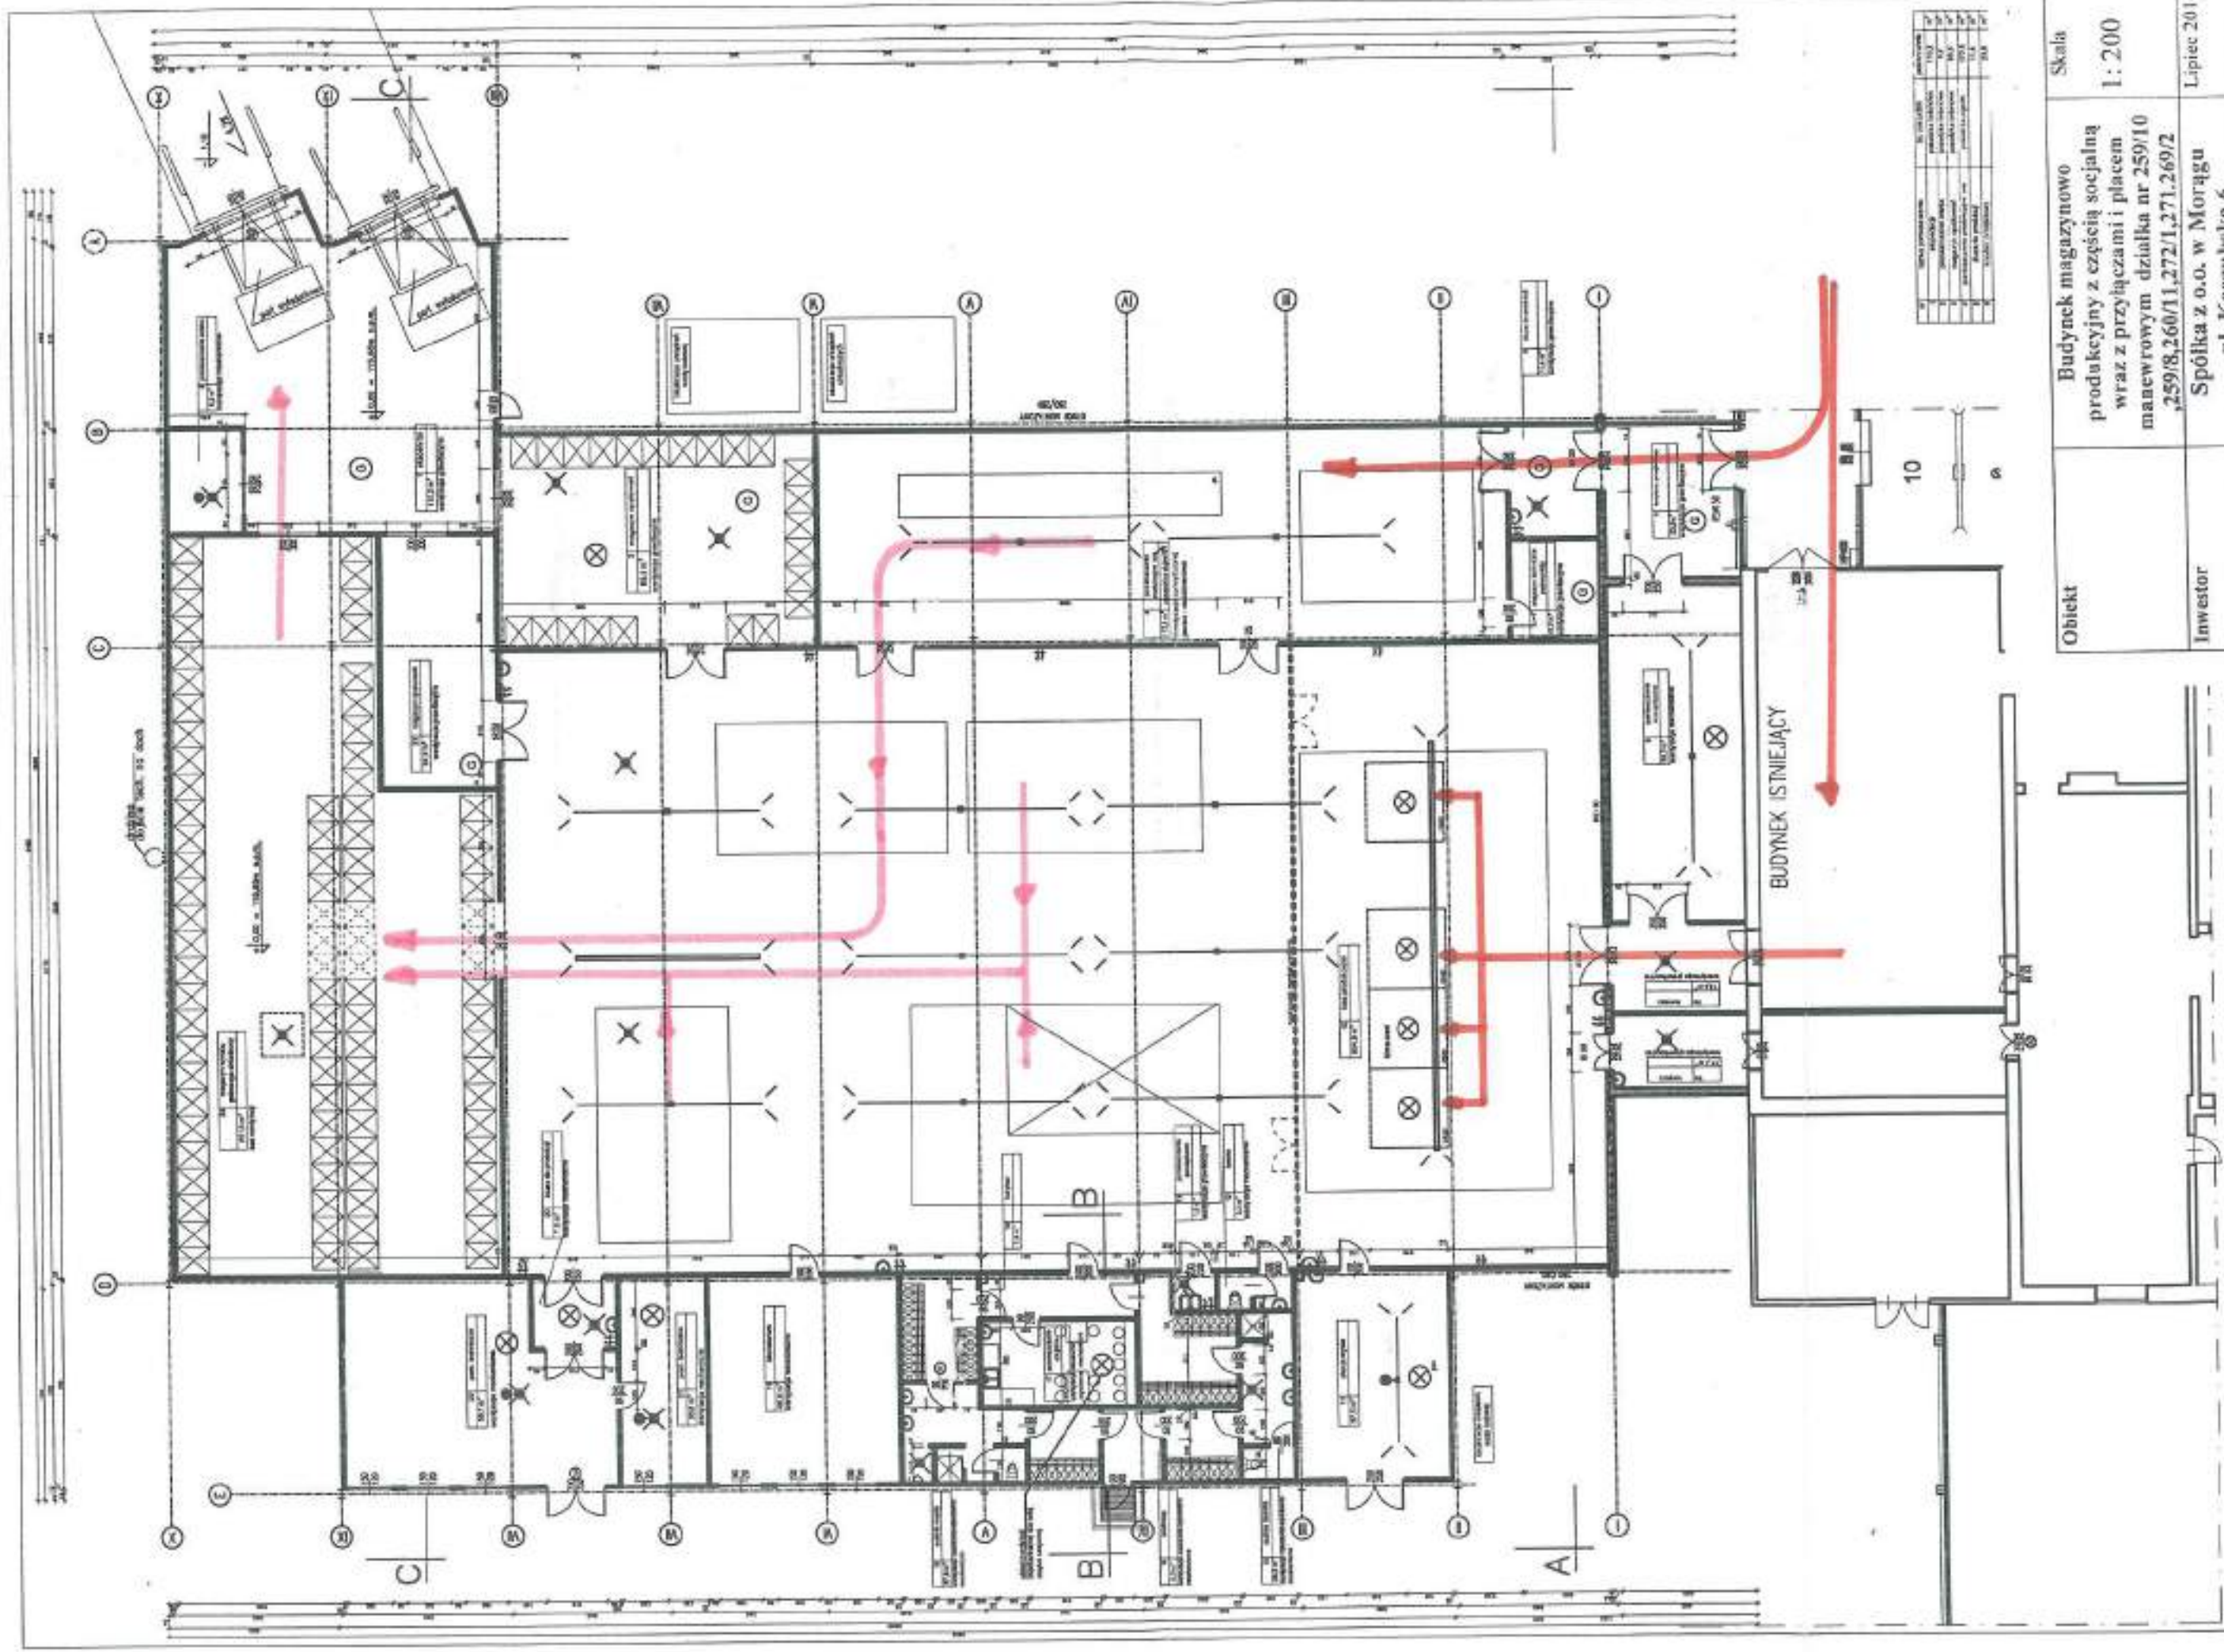


Wzrost	Waga	Temperatura	Ciężar	Siła	Prędkość	Wzrost	Waga	Temperatura	Ciężar	Siła	Prędkość
170	70	37	700	100	10	170	70	37	700	100	10
180	80	37	800	120	12	180	80	37	800	120	12
190	90	37	900	140	14	190	90	37	900	140	14
200	100	37	1000	160	16	200	100	37	1000	160	16
210	110	37	1100	180	18	210	110	37	1100	180	18
220	120	37	1200	200	20	220	120	37	1200	200	20
230	130	37	1300	220	22	230	130	37	1300	220	22
240	140	37	1400	240	24	240	140	37	1400	240	24
250	150	37	1500	260	26	250	150	37	1500	260	26
260	160	37	1600	280	28	260	160	37	1600	280	28
270	170	37	1700	300	30	270	170	37	1700	300	30
280	180	37	1800	320	32	280	180	37	1800	320	32
290	190	37	1900	340	34	290	190	37	1900	340	34
300	200	37	2000	360	36	300	200	37	2000	360	36

Obiekt	Budynek magazynowo produkcyjny z częścią socjalną wraz z przyłączami i placem manewrowym działka nr 259/10, 259/8, 260/11, 272/1, 271, 269/2	Skala	1: 200
Inwestor	Spółka z o.o. w Morągu ul. Kaszubska 6	Lipiec 2014	
Temat	Projekt technologiczny Ruch surowca i produktu		
Wykonawca	Spółdzielnia Usług Technicznych MLECZTECH w Okręgu ul. Mrogowiecka 6a		
Projektował	mgr inż. Jan Andrzejczuk		Podpis

Lp	Oznakowanie	nazwa
1		Surowiec do serka topionego
2		Produkt - serek topiony

1 1 1 1

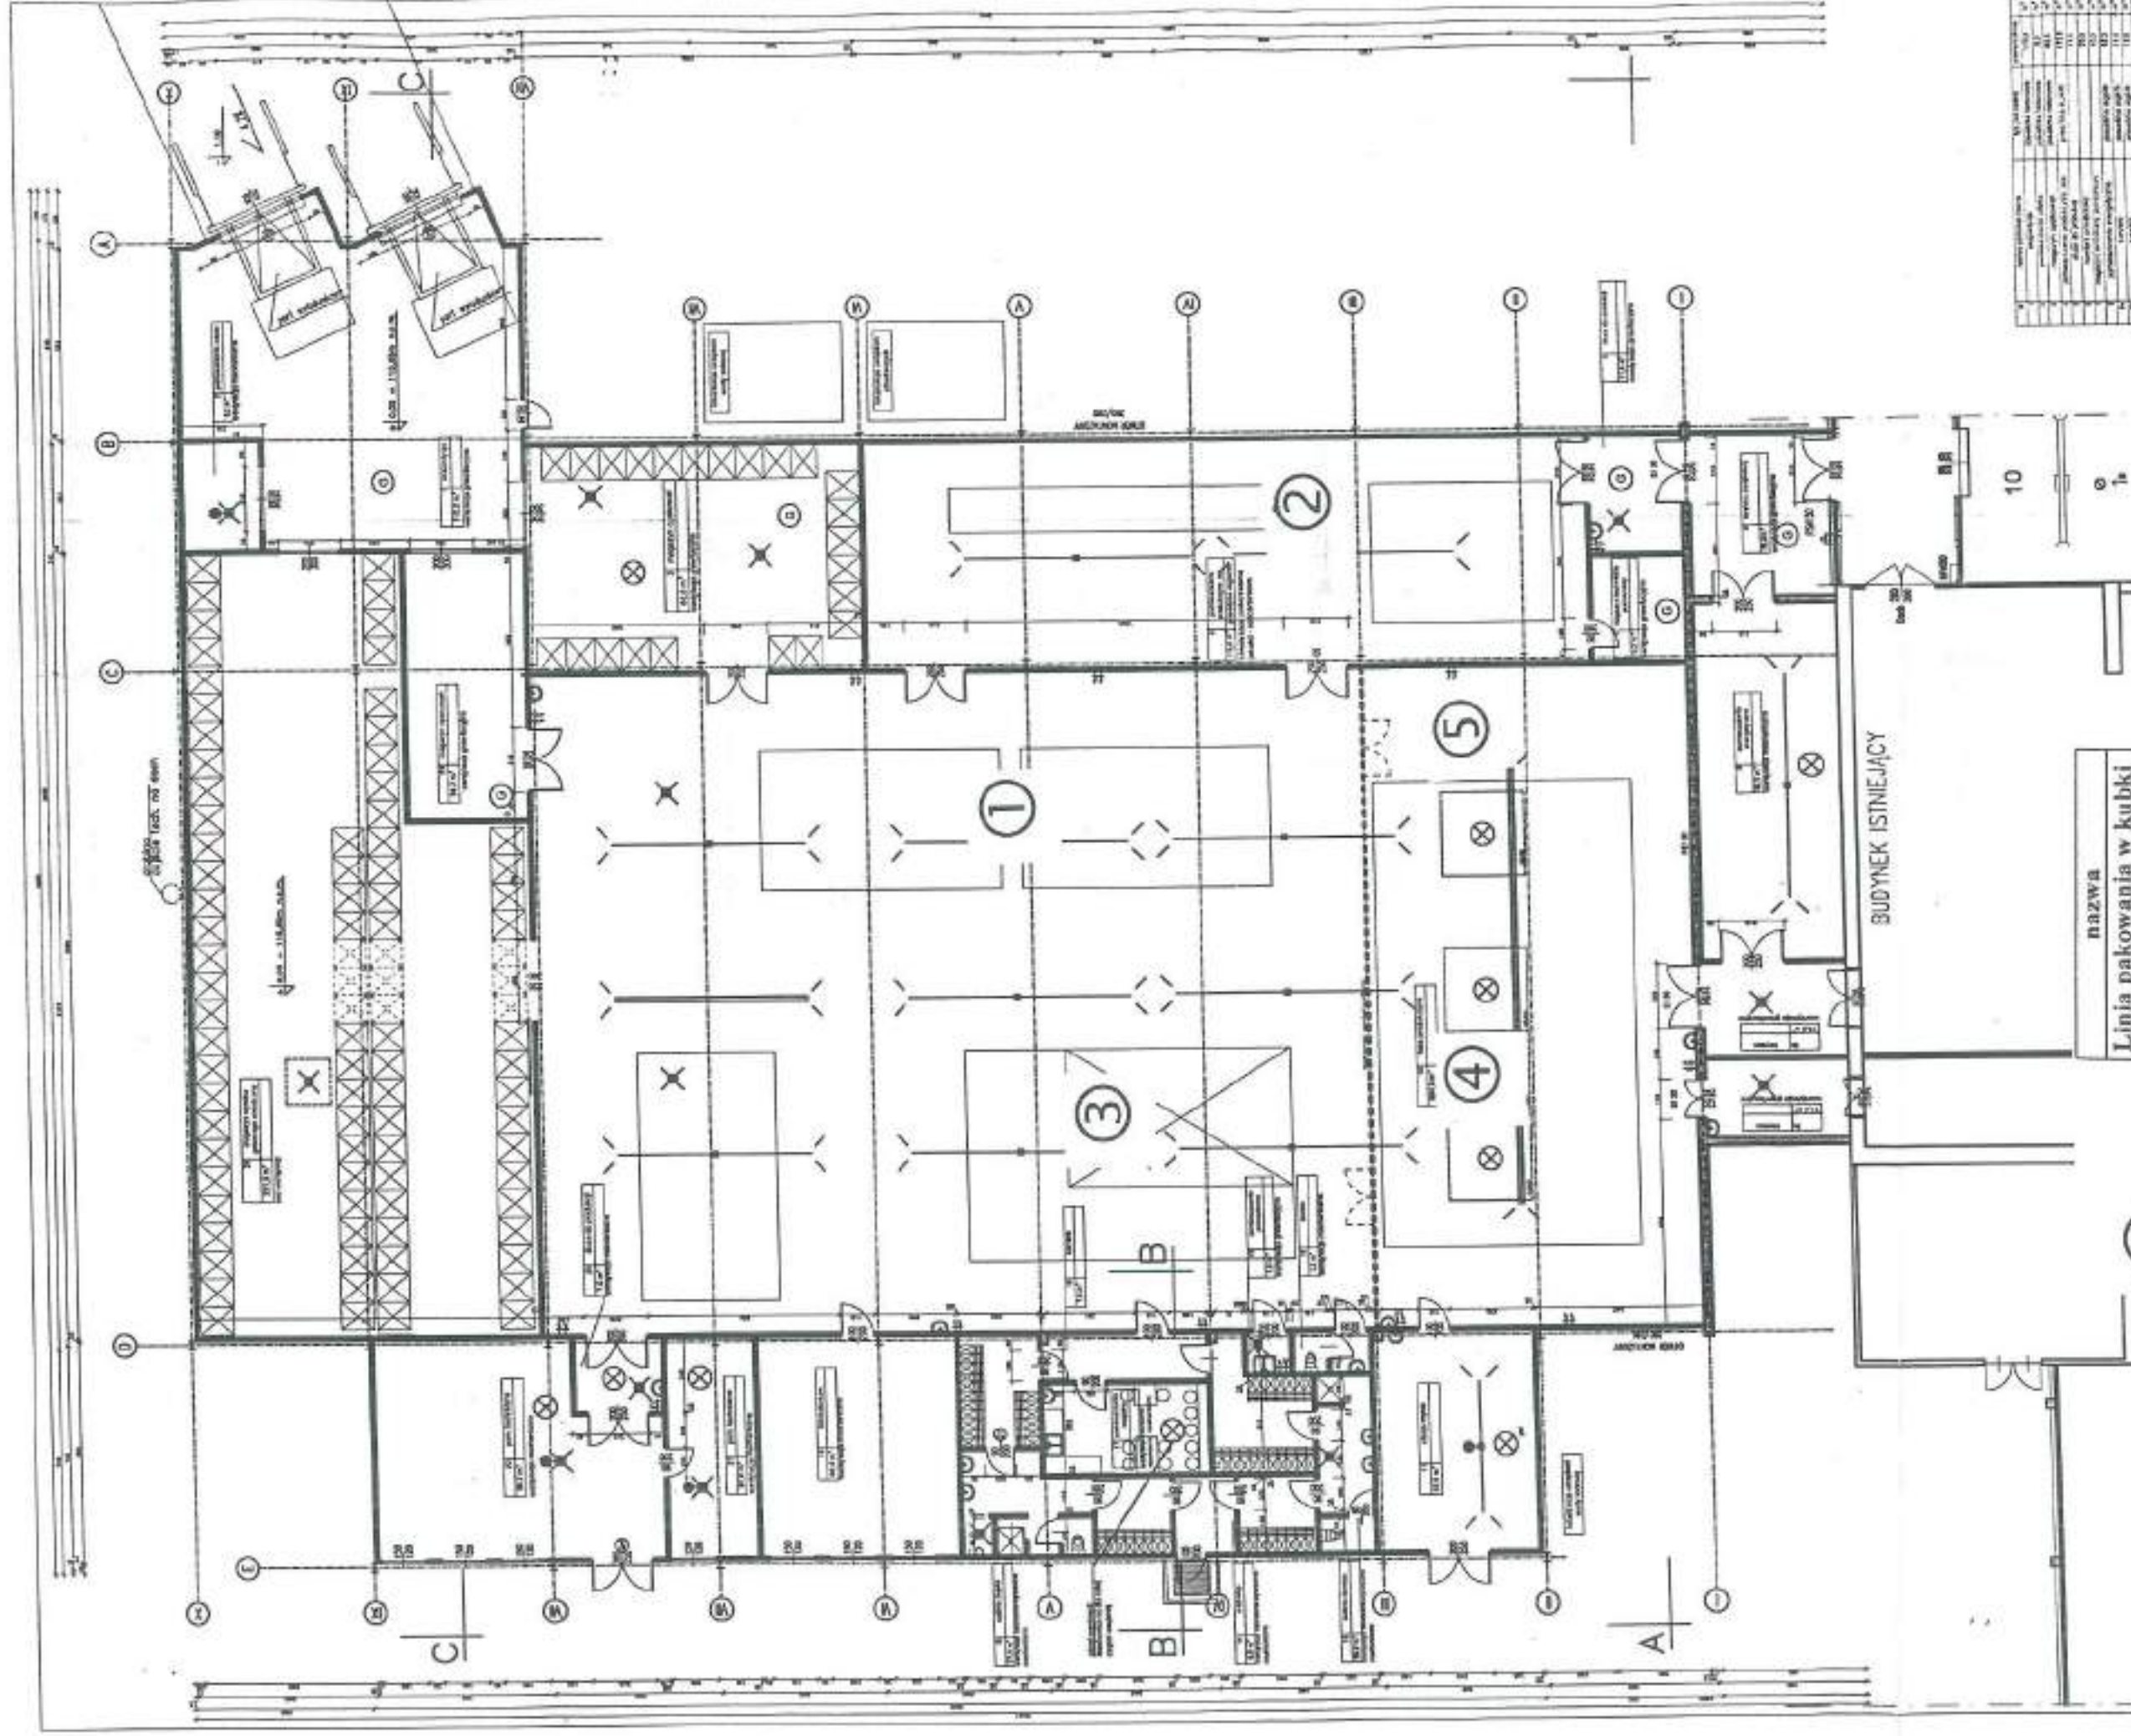

nazwa
Linia pakowania w kubki
Linia plasterków SOS
Linia pakowania w saszetki
Linia pasteryzacji
Linia mieszania


1 -
2 -
3 -
4 -
5 -

- BUDYNEK ISTNIEJĄCY
□ - BUDYNEK NOWY
⊗ - URZĄDZENIE
X - URZĄDZENIE

Obiekt	Budynek magazynowo produkcyjny z częścią socjalną wraz z przyłączami i placem manewrowym działka nr 259/10, 259/8, 260/11, 272/1, 271, 269/2	Skala	1: 200
Inwestor	Spółka z o.o. w Morągu ul. Kaszubska 6	Lipiec 2014	
Temat	Projekt techniczny		
Wykonawca	Rozmieszczenie linii technologicznych		
Projektował	mgr inż. Jan Andrejczuk		
	Spółdzielnia Usług Technicznych MLECZTECH w Olsztynie ul. Mrogowitowa 6a		
	Podpis		


PROJEKT ZAGOSPODAROWANIA TERENU 1: 500

budynku magazynowo- produkcyjnego z częścią socjalną
wraz z przyłączami i placem manewrowym na działkach
259/10, 259/8, 260/11, 272/1, 271, 269/2
w Morągu przy ul. Kaszubskiej 6

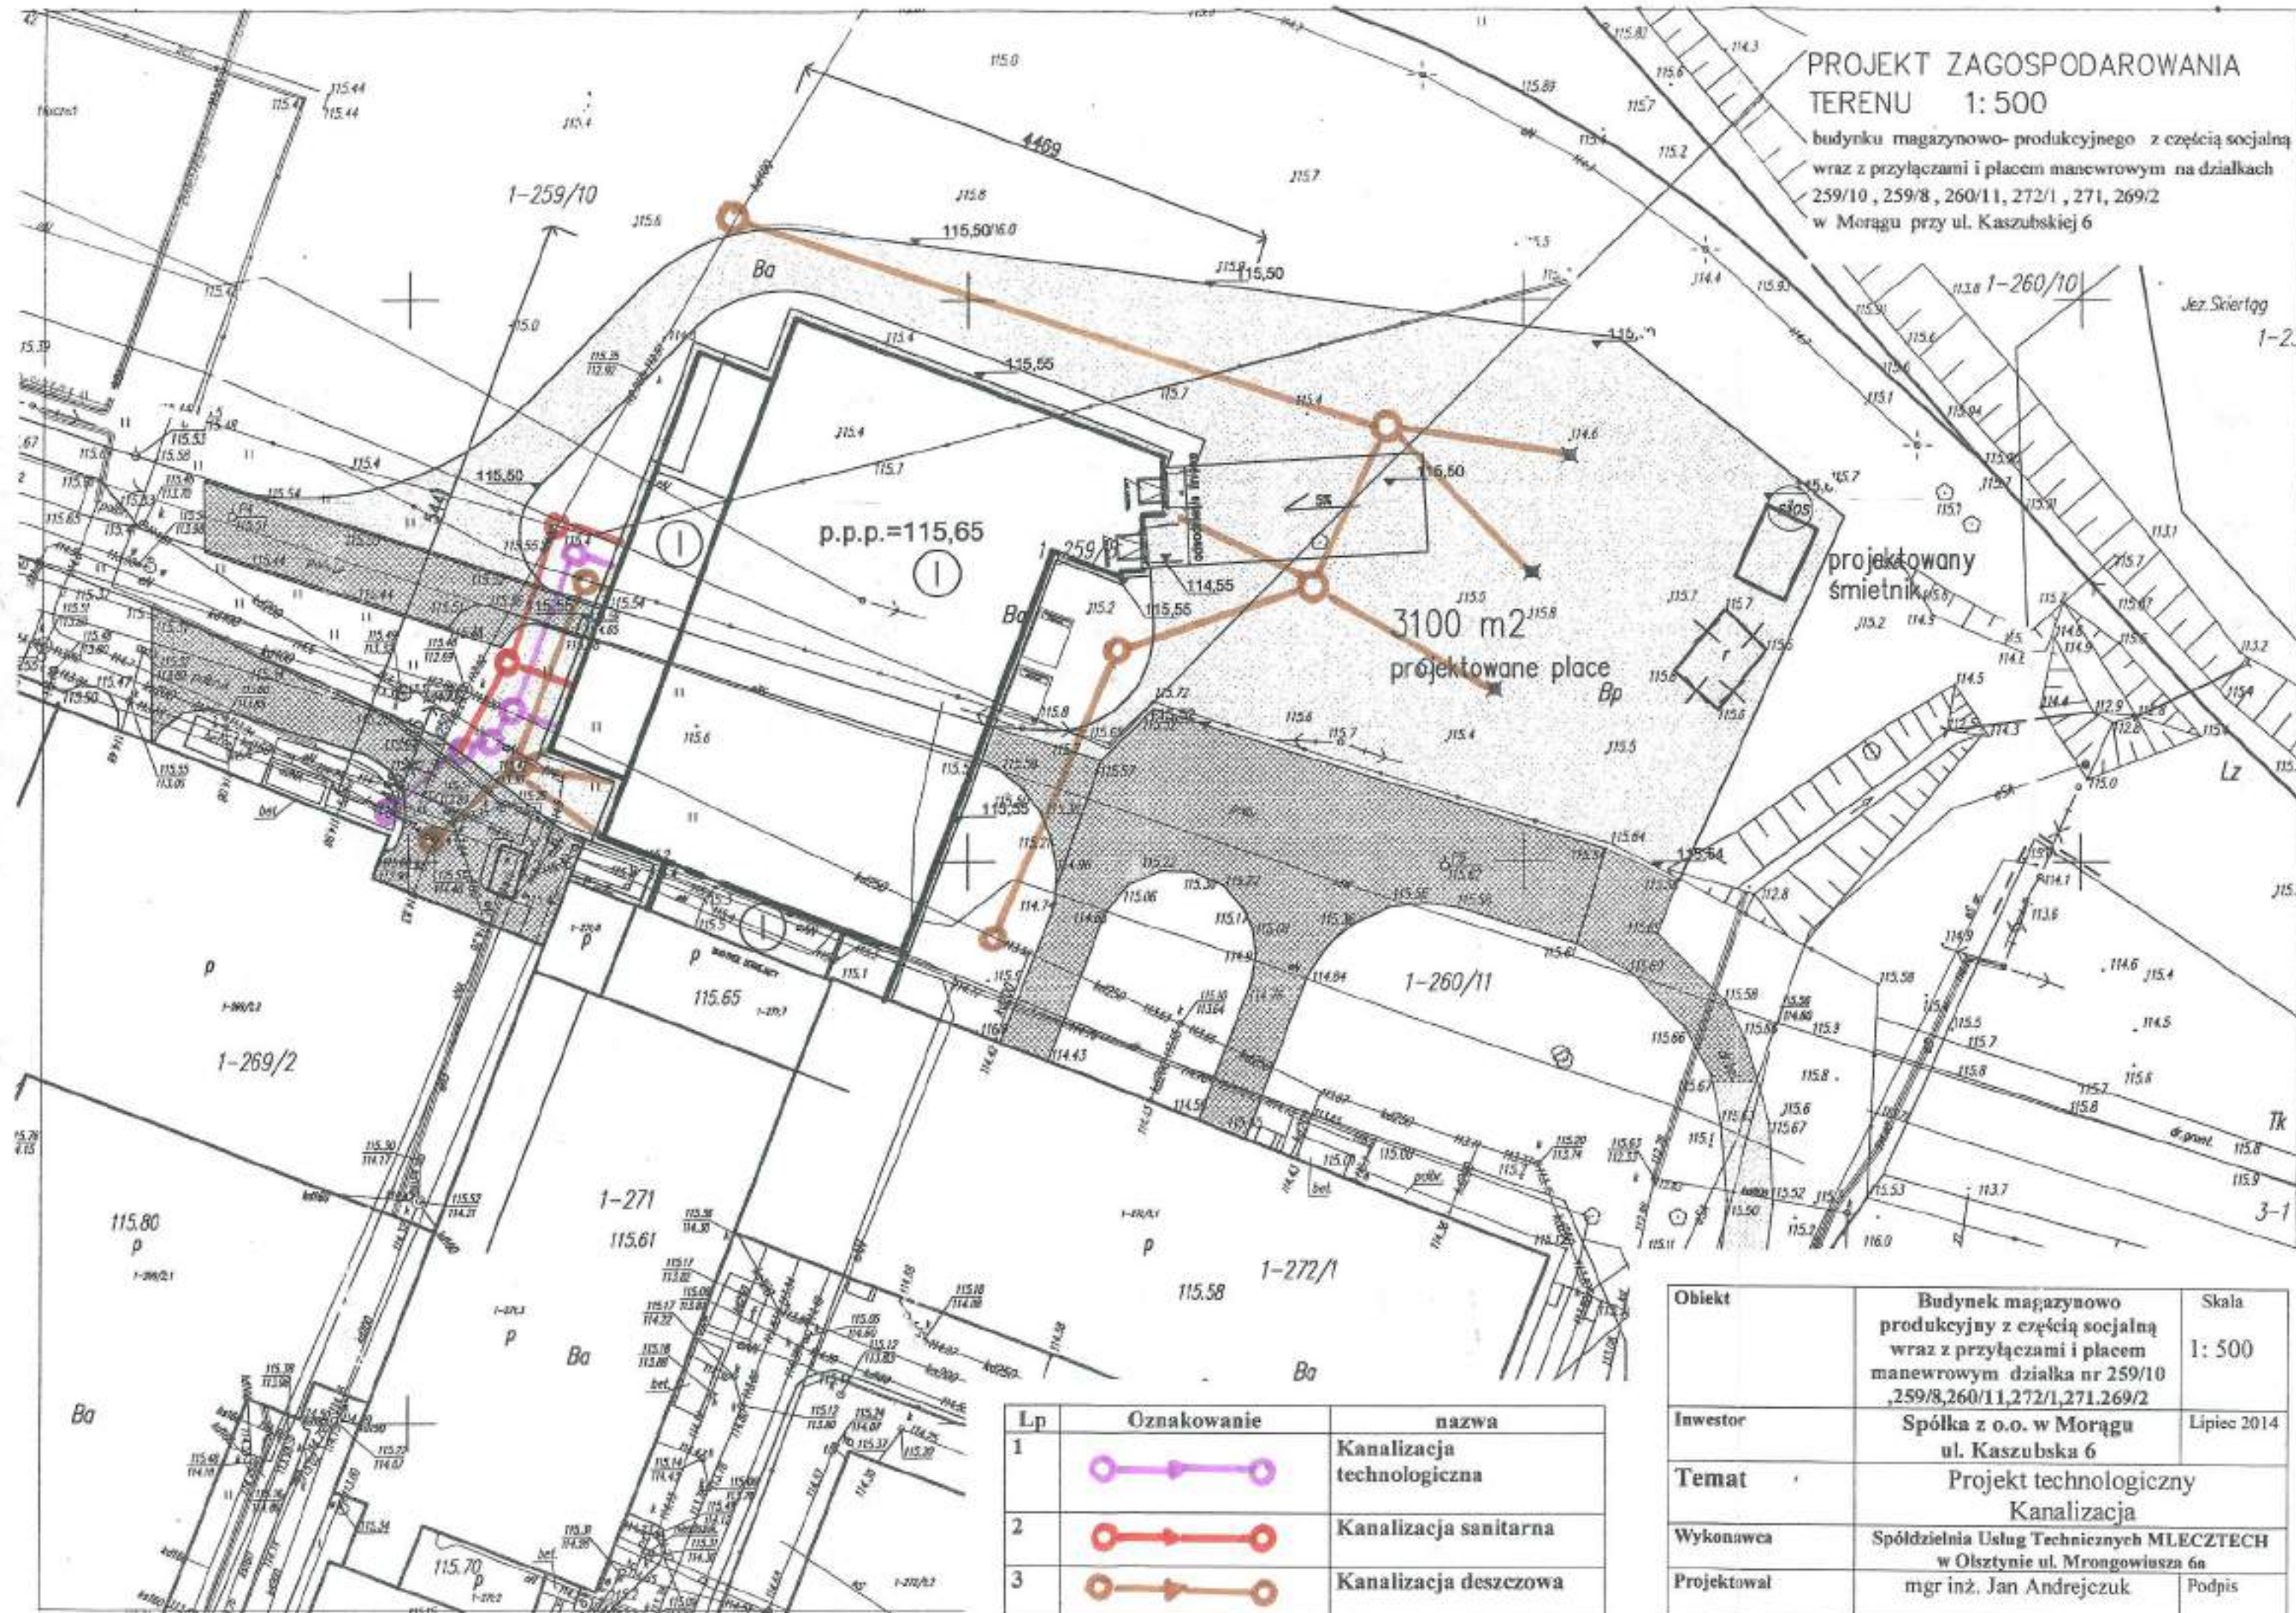

Lp	Oznakowanie	nazwa
1		Kanalizacja technologiczna
2		Kanalizacja sanitarna
3		Kanalizacja deszczowa

Obiekt	Budynek magazynowo- produkcyjny z częścią socjalną wraz z przyłączami i placem manewrowym działka nr 259/10, 259/8, 260/11, 272/1, 271, 269/2	Skala 1: 500
Inwestor	Spółka z o.o. w Morągu ul. Kaszubska 6	Lipiec 2014
Temat	Projekt technologiczny Kanalizacja	
Wykonawca	Spółdzielnia Usług Technicznych MLECZTECH w Olsztynie ul. Mrogowiusza 6a	
Projektował	mgr inż. Jan Andrejczuk	Podpis

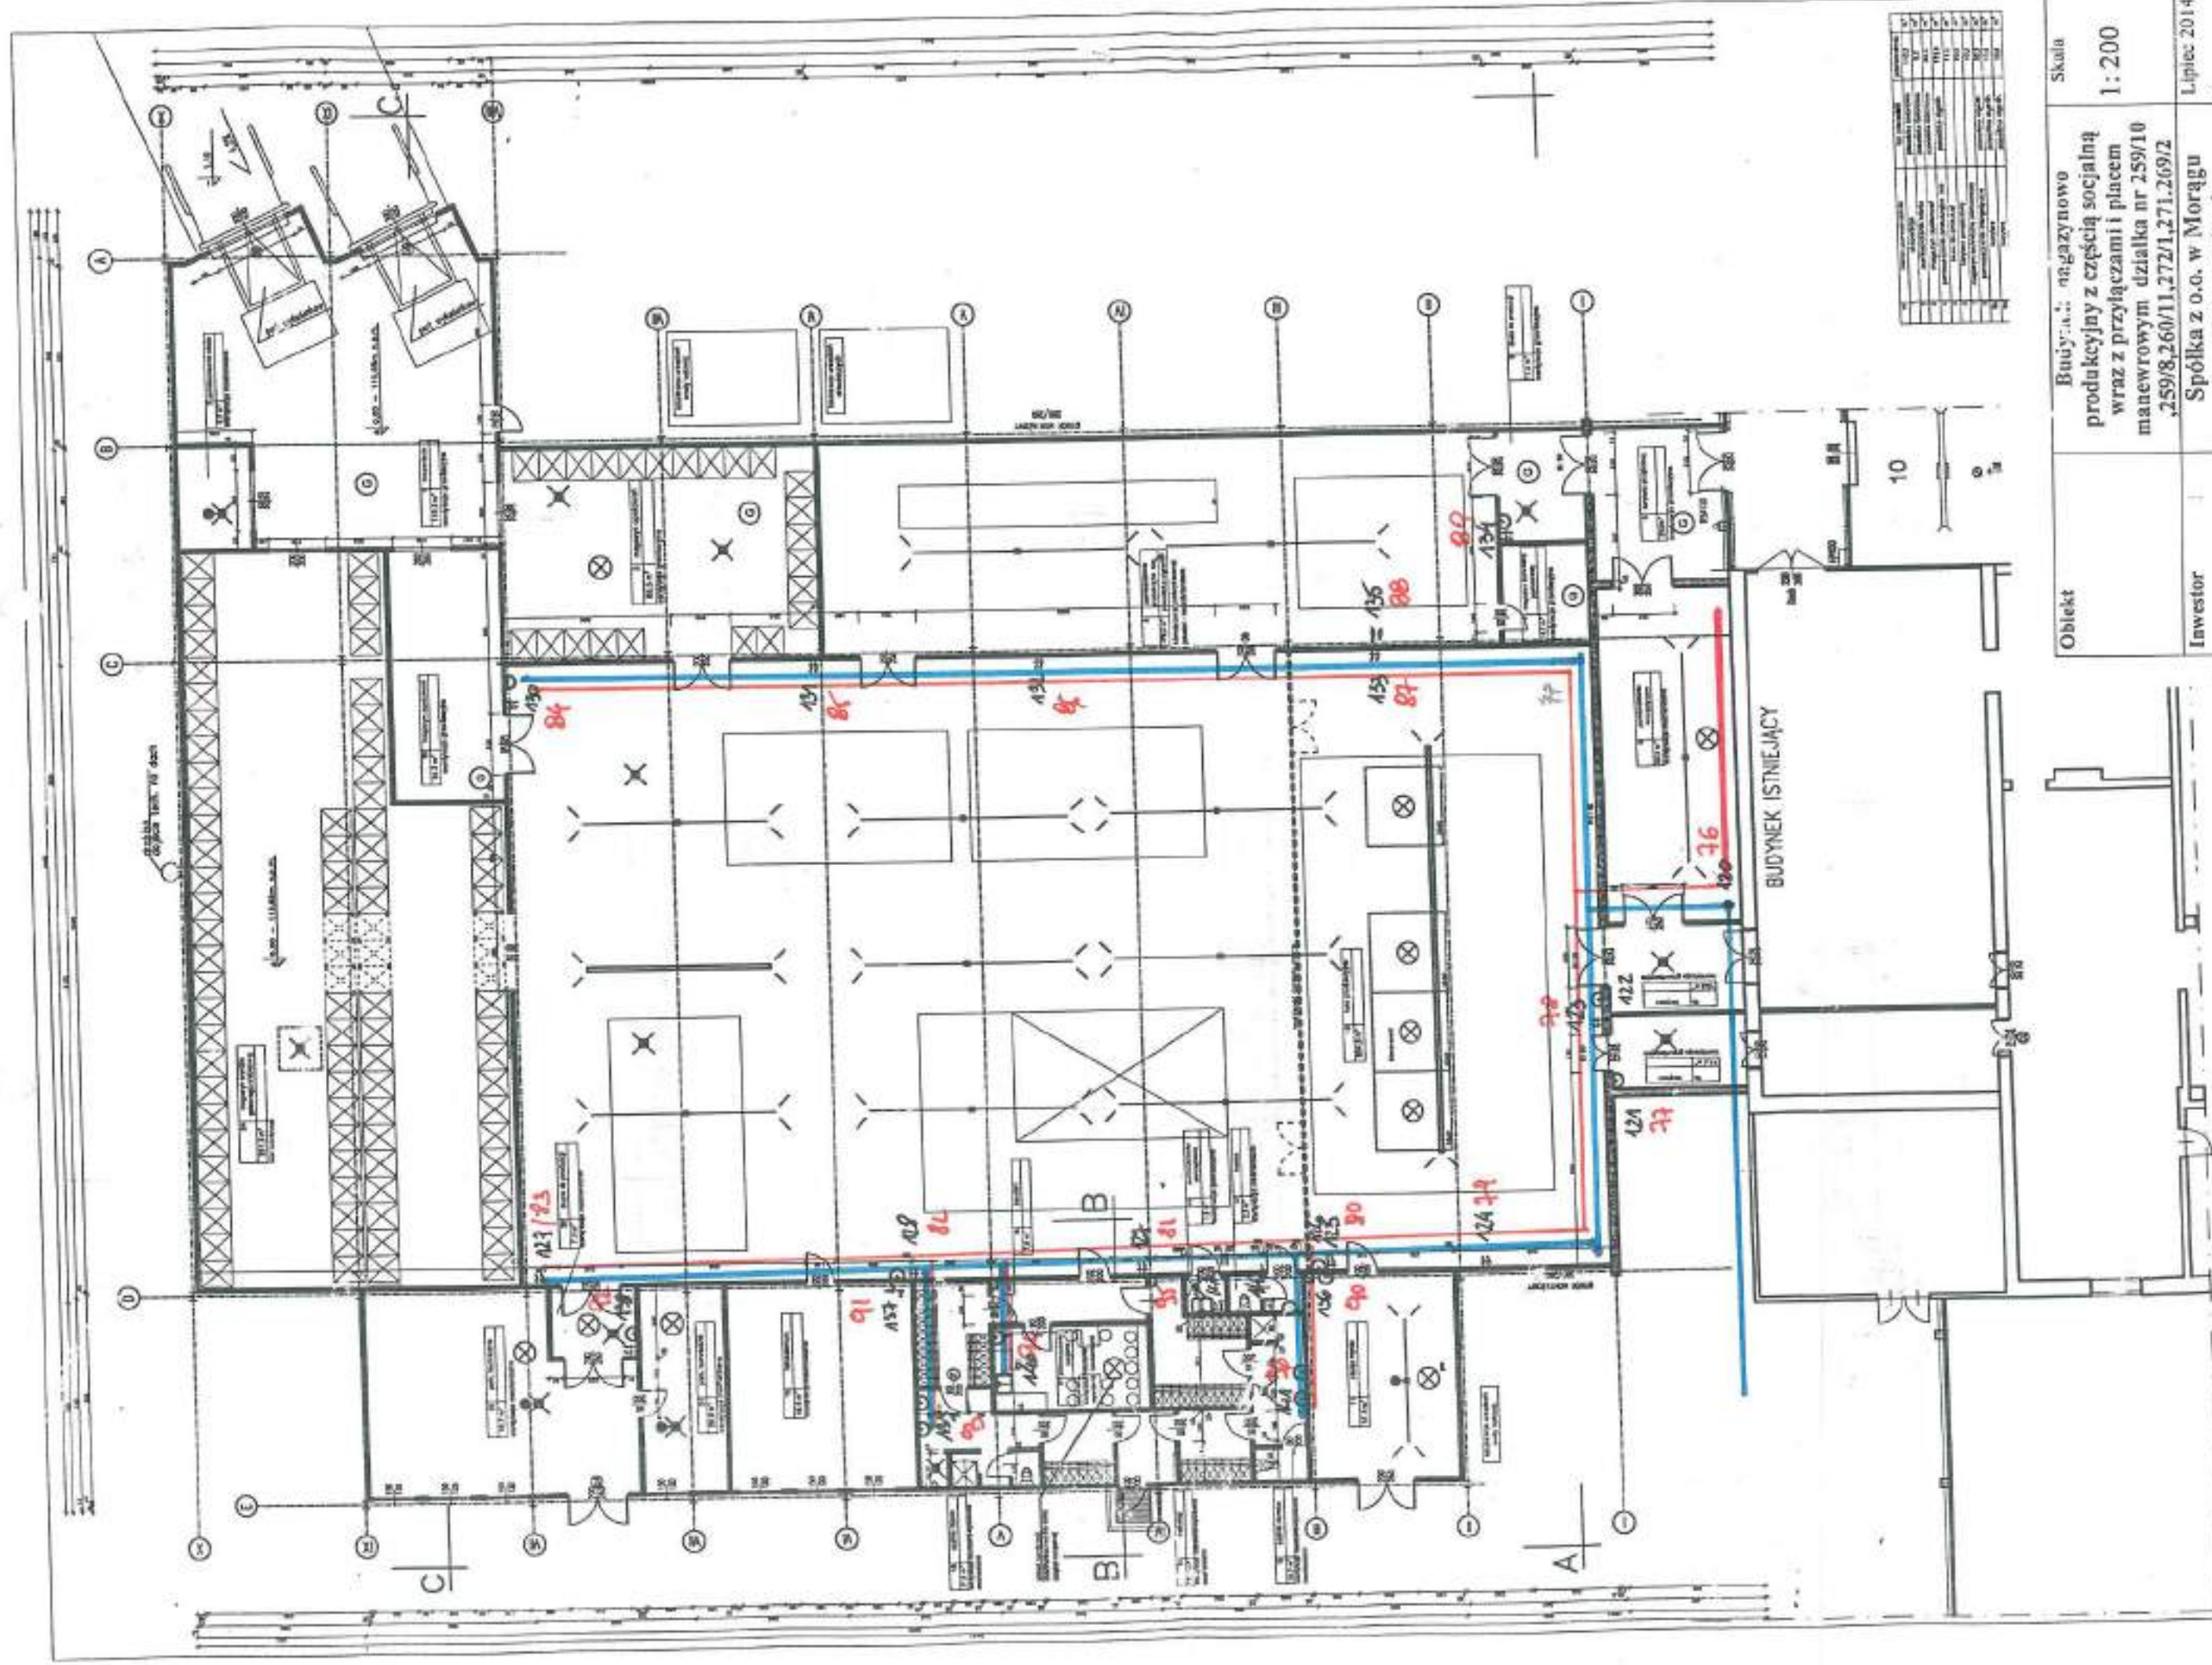


Lp	Opis	Wartość
1	Woda zimna	120
2	Woda ciepła	76

Obiekt	Budynek: magazynowo produkcyjny z częścią socjalną wraz z przyłączami i placem manewrowym działka nr 259/10, 259/8, 260/11, 272/1, 271, 269/2	Skala	1:200
Inwestor	Spółka z o.o. w Morągu ul. Kaszubska 6		Lipiec 2014
Temat	Projekt techniczny Woda zimna i ciepła		
Wykonawca	Spółdzielnia Usług Technicznych MLECZTECH w Olsztynie ul. Mrongowiusza 6a		
Projektował	mgr inż. Jan Andrejczuk		


Lp	Oznakowanie	nazwa
1	120 — 141	Woda zimna
2	76 — 96	Woda ciepła

BUDYNEK ISTNIEJĄCY

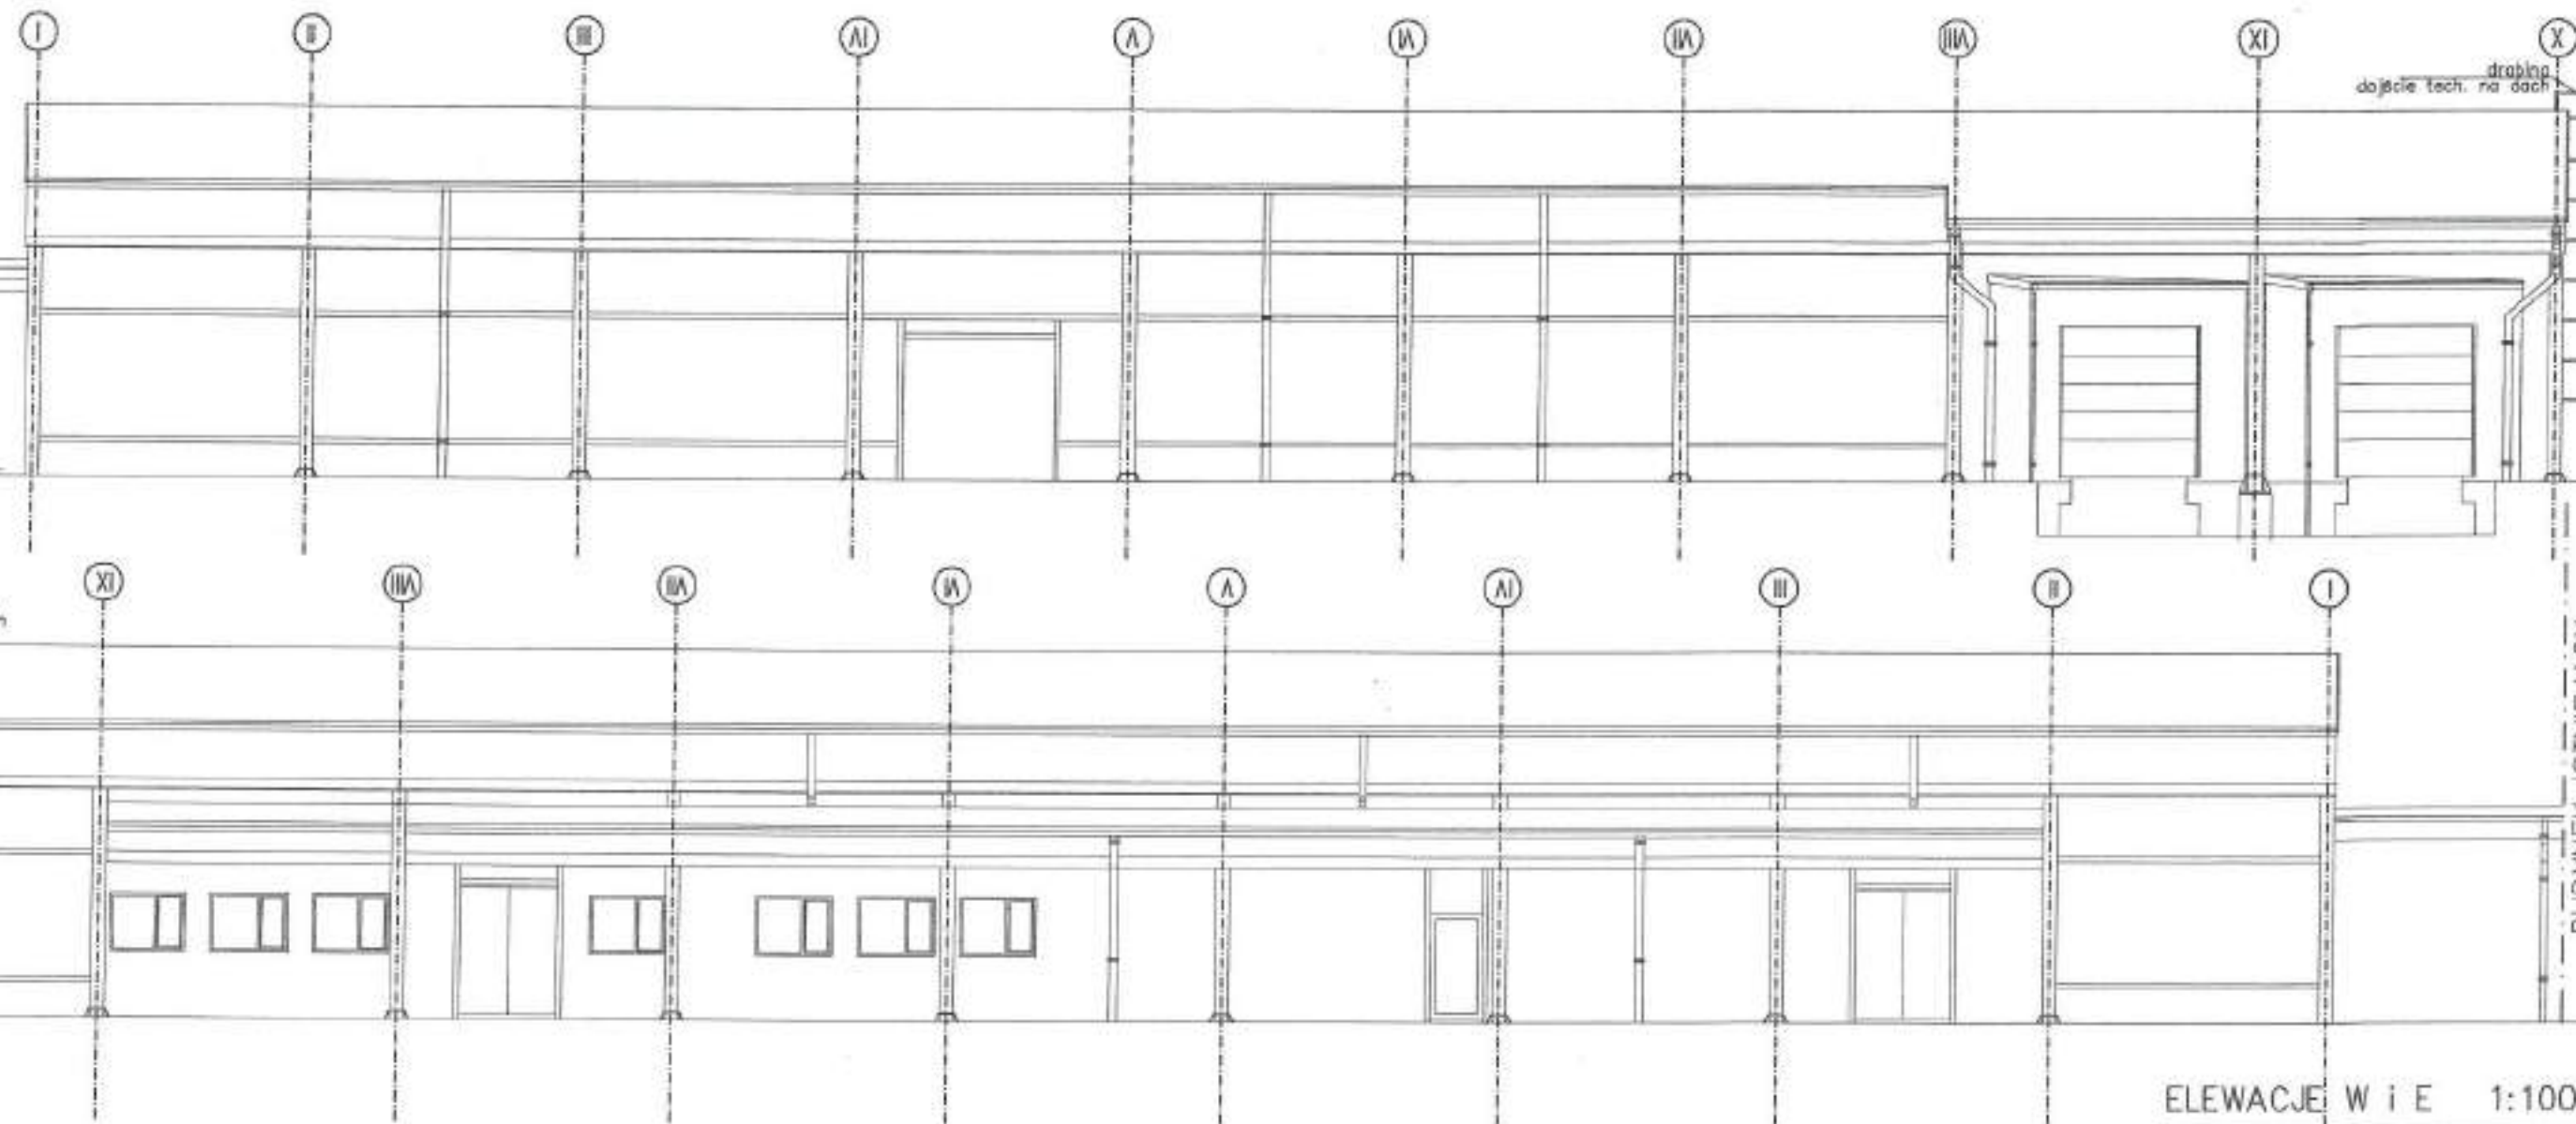

ELEWACJE W I E 1:100

Spółdzielnia Usług Technicznych "MLECZTECH"		
10-337 Olsztyn, ul. Miłogostowska 6a tel. 0-89 327-33-01		
Obiekt:	Biuro i hal "LACTIMA" Sp. z o.o. Miejsc. składowe, ul. 270A, 270B, 270C, 270D ul. Miłogostowska 6	DATA: 04-2013r.
Temat:	elewacje W i E	SKALA: 1:100
Projektował:	mgr inż. arch. Piotr Zabłocki nr upraw. 19730 mgr inż. arch. Hanna Różalska	NR. KYS

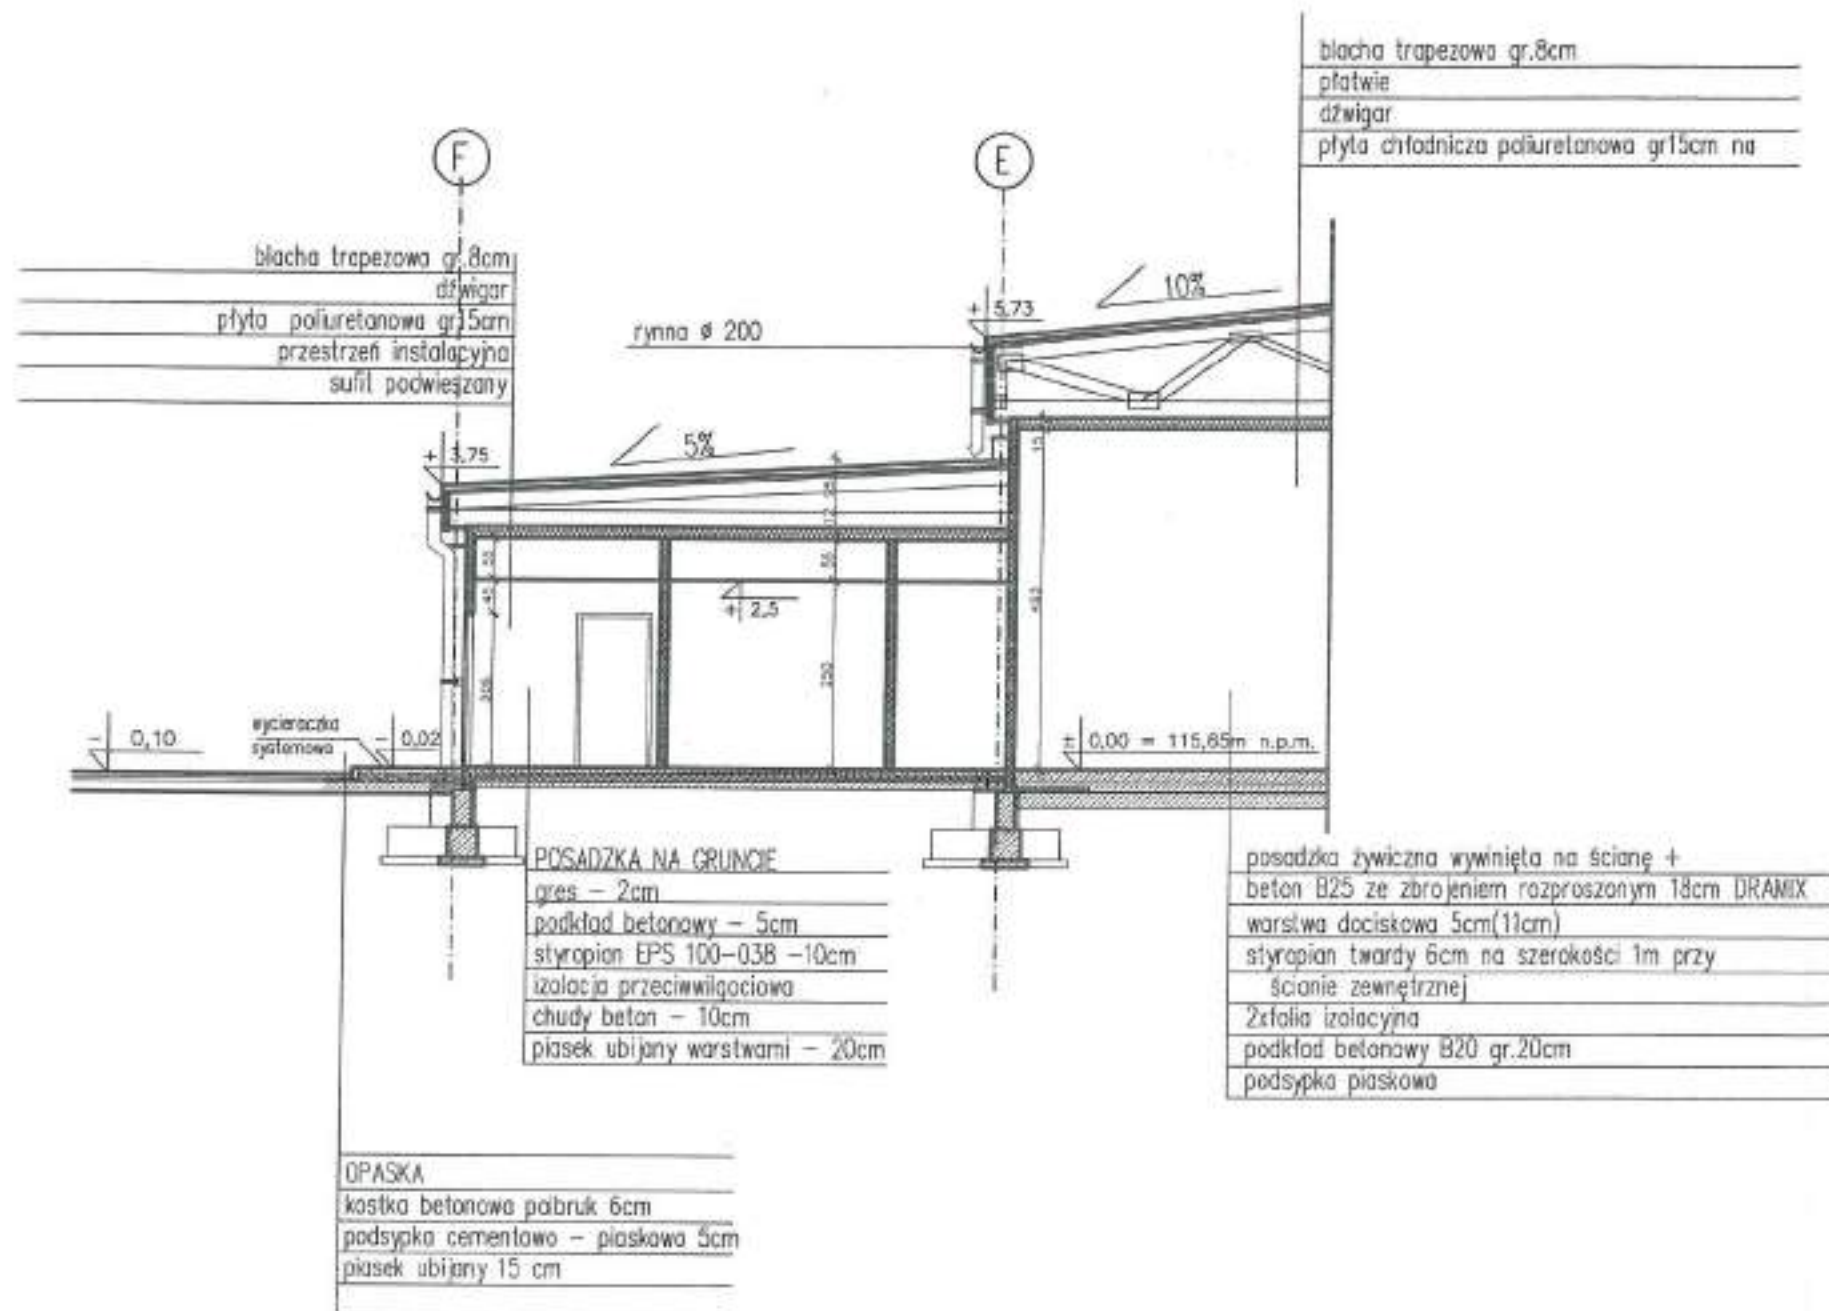


PRZEKRÓJ B-B 1:100

Spółdzielnia Usług Technicznych
"MLECZTECH"


10-537 Olsztyn, ul. Mrogowiusta 6a tel. 0-89 527-33-01

Obiekt:	Budowa hali "LACTIMA" Sp. z o.o. Morg ul. Kaszubska 6, dz. nr 259/3, 259/9, 259/11 obręb Morg 1	DATA: 04-2013r.
Temat:	przekrój B-B	SKALA: 1:100
Projektował:	mgr inż. arch. Piotr Zabiełto nr upr. 1/97/XI	NR RYS.

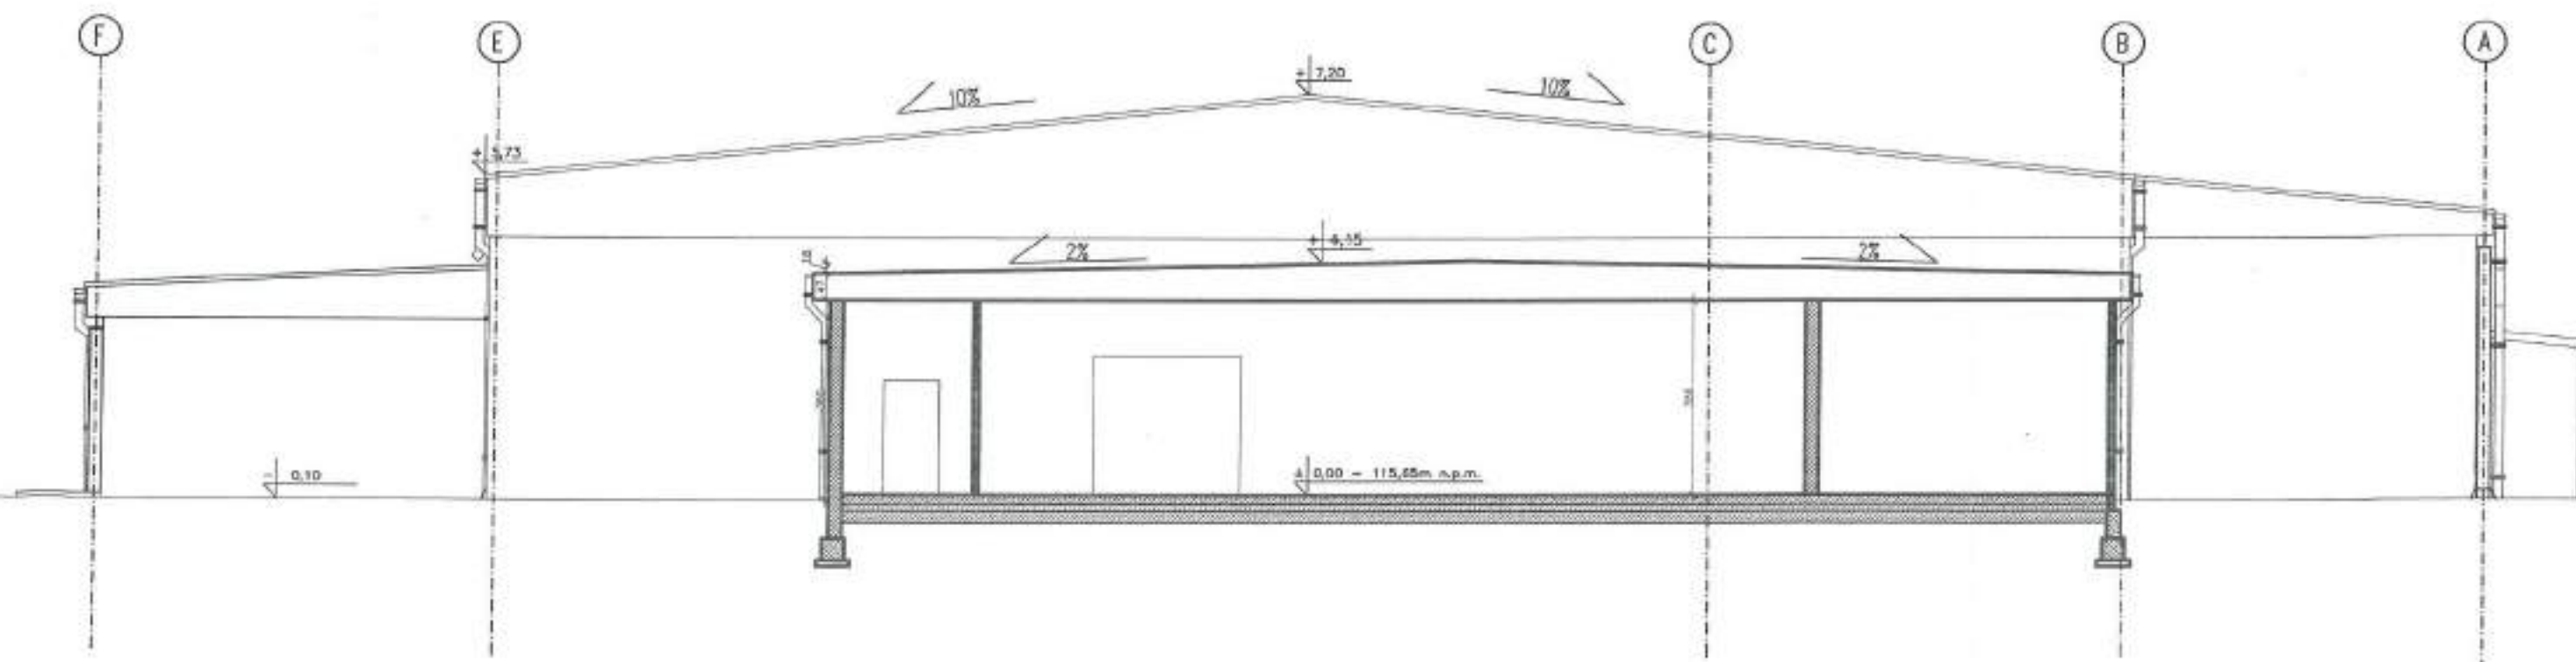

PRZEKRÓJ D-D 1:100

Spółdzielnia Usług Technicznych "MLECZTECH"		
10-537 Olsztyn, ul. Mrogniewska 6a tel. 0-89 527-33-01		
Obiekt:	Biuro Usług "LACTIMA" Sp. z o.o. Mrogn ul. Kaszubska 6, dz. nr 239/01, 239/01, 250/11 obsz. Mrogn I	DATA: 04-2013r
Temat:	przekrój D-D	SKALA: 1:100
Projektował:	ing. inż. arch. Piotr Zabiełło nr upr. 1/97/OI ing. inż. arch. Hanna Radzik	NR RYS.

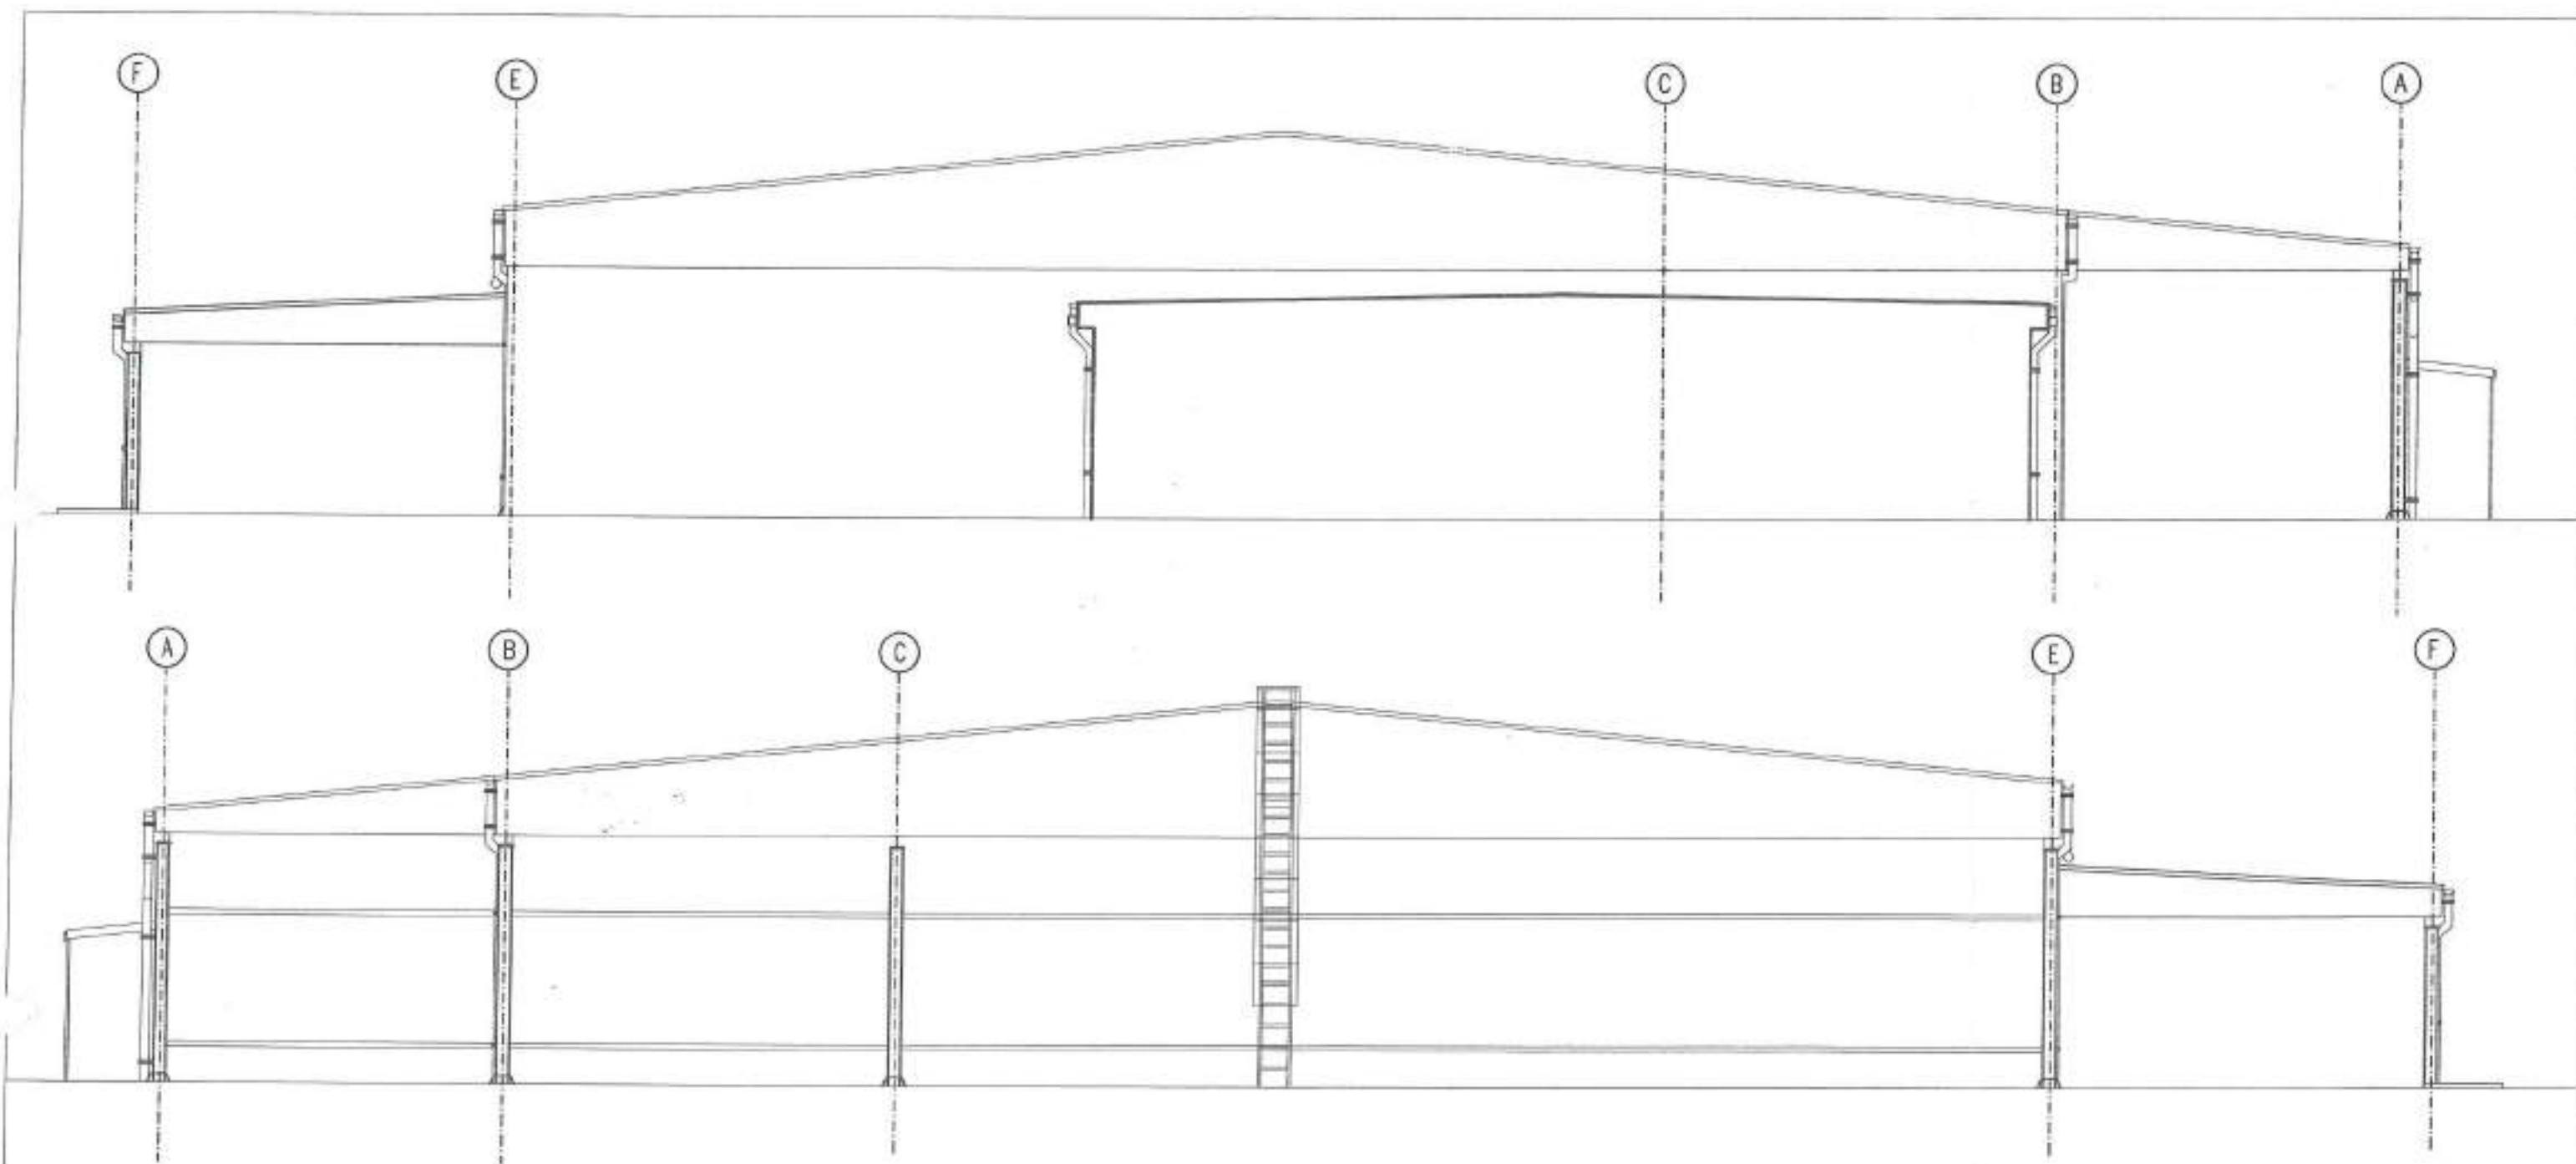

ELEWACJE N i S 1:100

Spółdzielnia Usług Technicznych "MLECZTECH"		
10-537 Olsztyn, ul. Mroczkowskiego 6a tel. 0-89 527-33-01		
Obiekt:	Badawca Inż. "LACTIMA" Sp. z o.o. Miejsc. ul. Kierzyńska 6, dz. nr 259/8, 259/9, 260/1 i obojdź Mroczkowskiego 1	DATA: 04-2013r.
Temat:	elewacje N i S	SKALA: 1:100
Projektował:	mgr inż. arch. Piotr Zabiello nr upr. 1/93001 mgr inż. arch. Hanna Radzik	NR RYS.